


Załącznik nr 1
do Zapytania ofertowego: sygn. P.P.P.Cz. 21.1.2023
z dnia 06.02.2023 r.

: RZUT PODDASZA skala 1:100

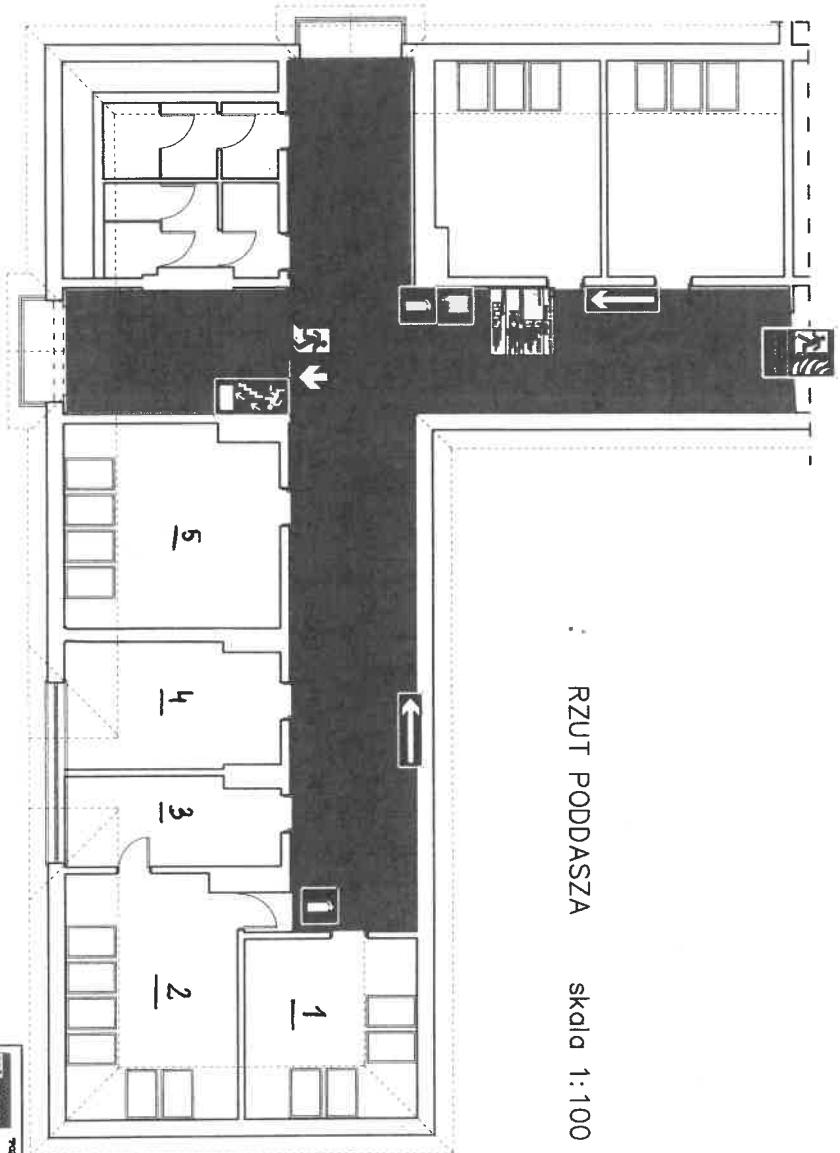

PROJEKT <small>PROJEKTOWANIE ARCHITECTURALNE I INŻYNIERSKIE <small>OPRACOWANIE ARCHITECTURALNE I INŻYNIERSKIE <small>OPRACOWANIE ARCHITECTURALNE I INŻYNIERSKIE</small></small></small>	
Opis	ZESPÓŁ SZKÓŁ POWIATOWYCH <small>ul. Piłsudskiego 23A</small>
Termin	Instalacja elektryczna i instalacja wentylacji mechanicznej
Wzrost	Rzut poddasza - elementy oddzielenia pomieszczeń
Wzrost	Instalacja elektryczna i instalacja wentylacji mechanicznej
Opis	<small>mgr inż. Henryk Górn</small> Nr uzd. 25/09